


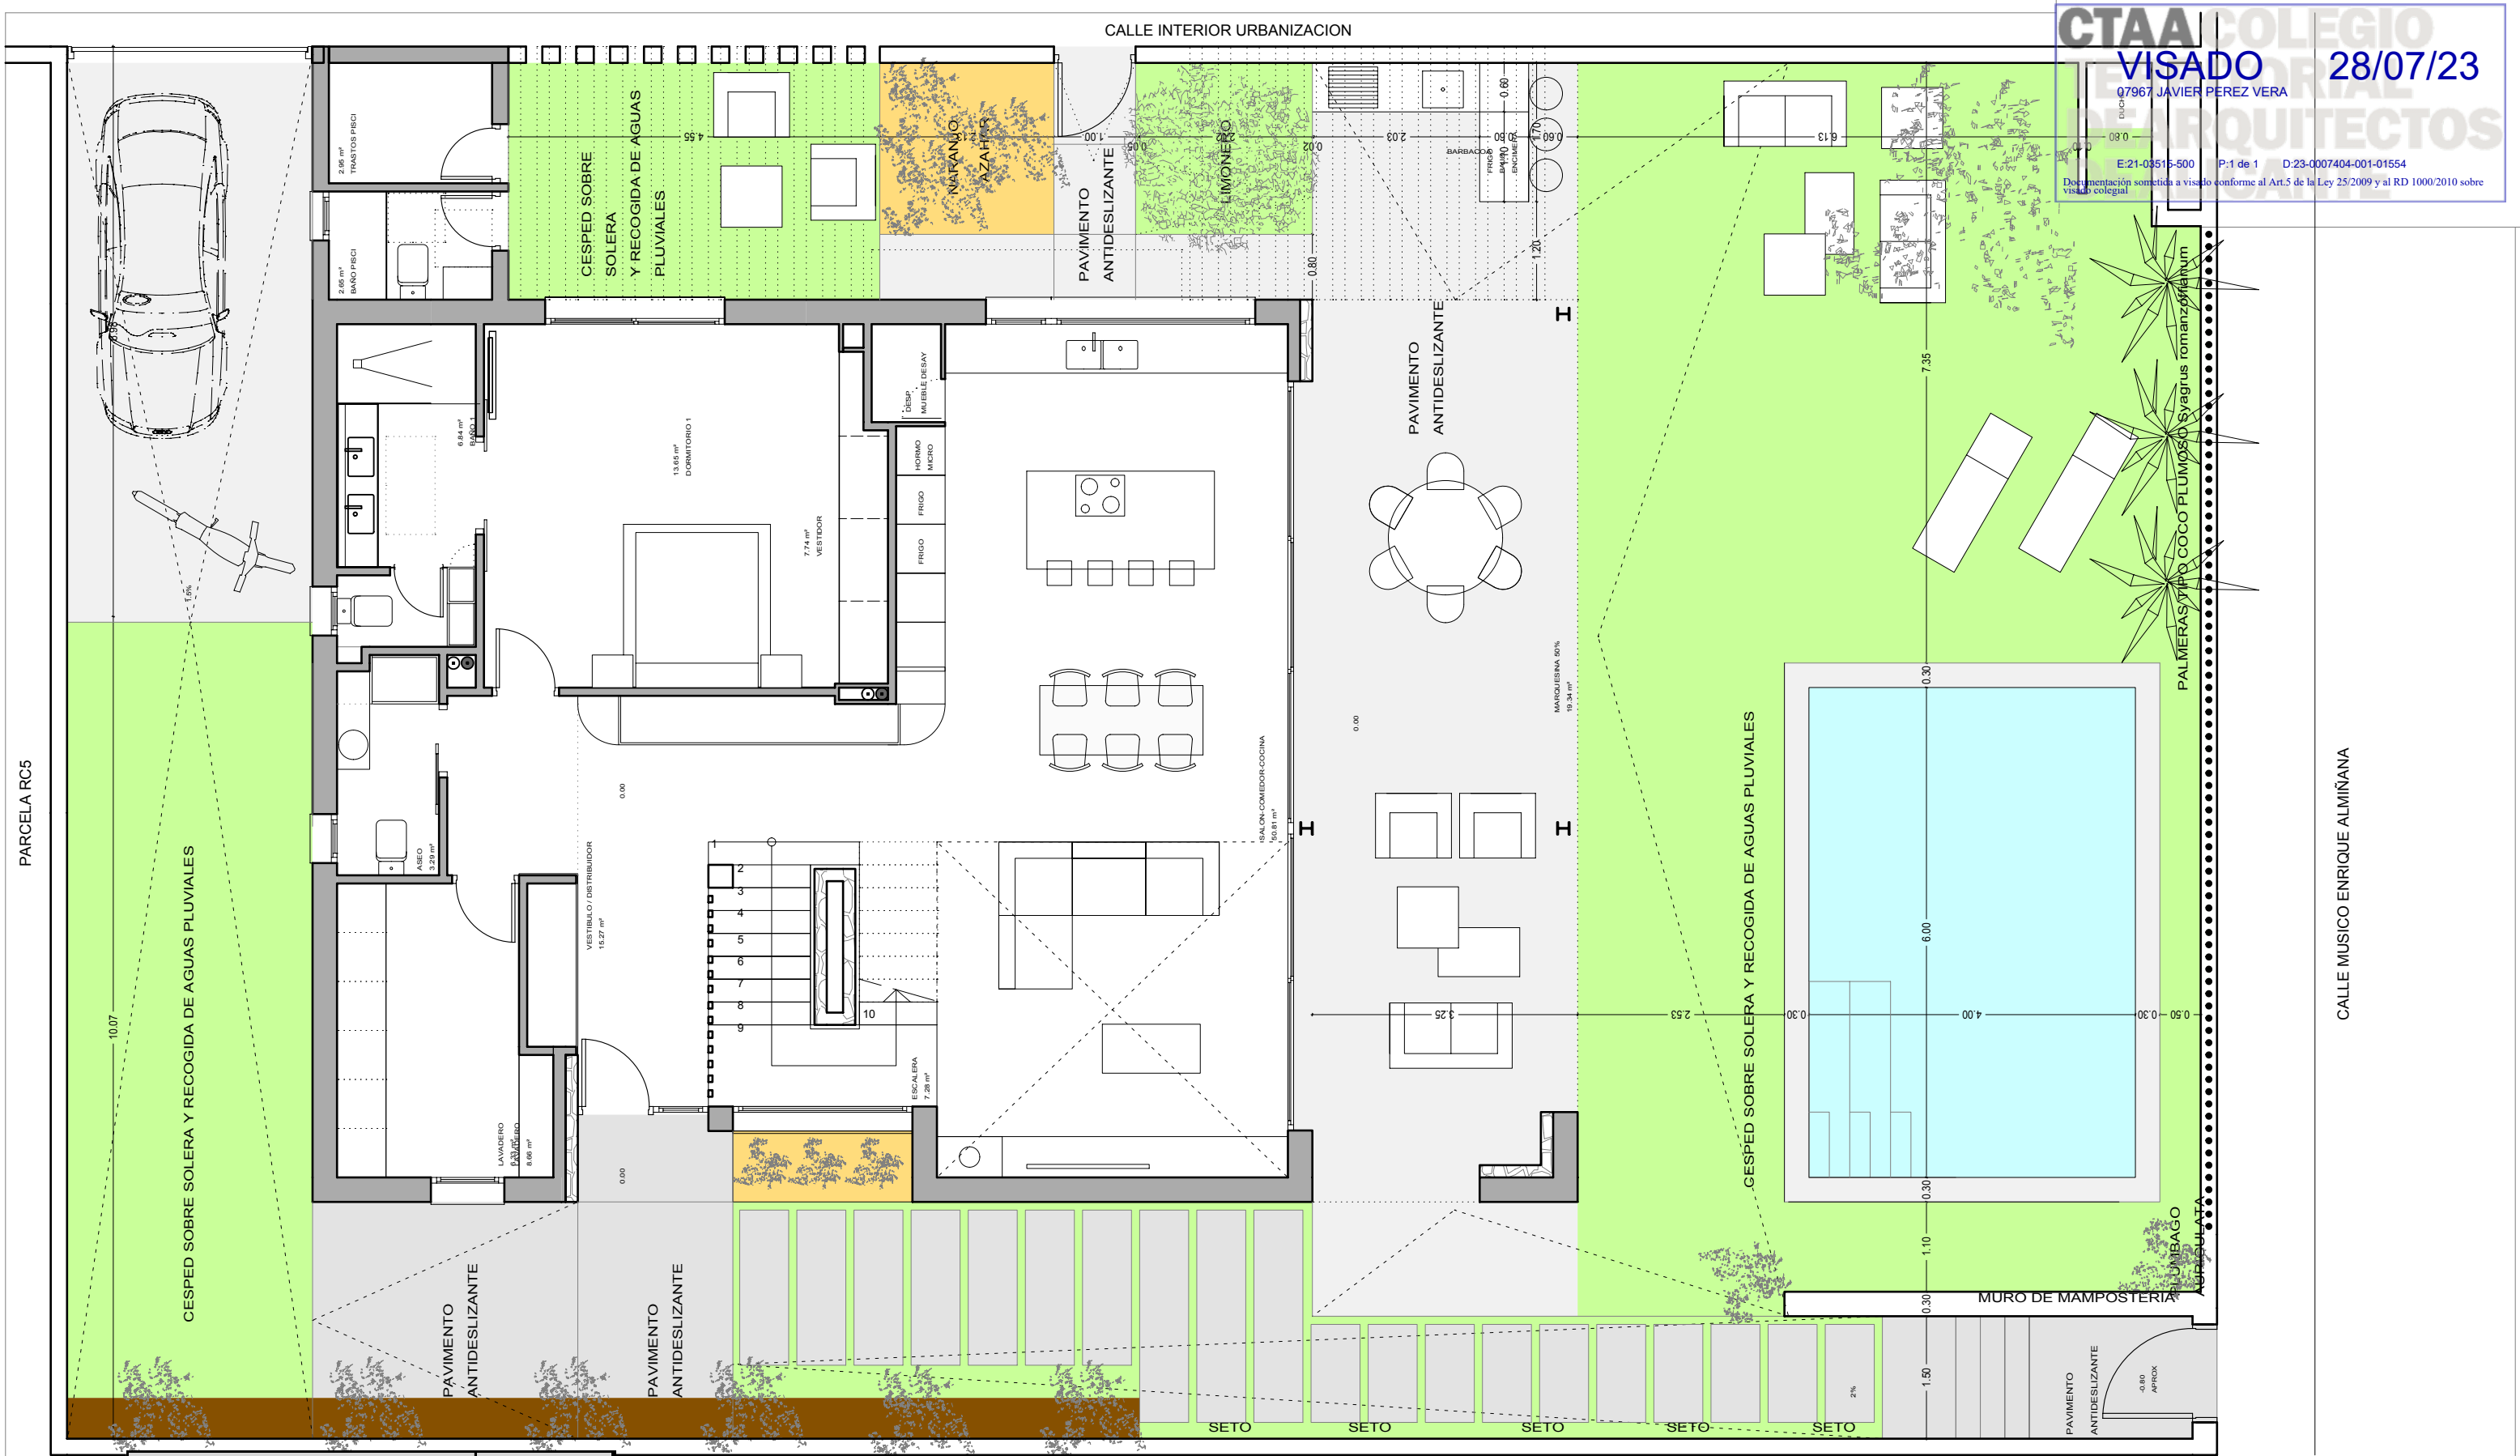

CTAA

COLEGIO

VISADO

28/07/23

07967 JAVIER PEREZ VERA

E:21-03515-500 P:1 de 1 D:23-0007404-001-01554

Documentación sometida a visado conforme al Art.5 de la Ley 25/2009 y al RD 1000/2010 sobre visado colegial

CUADRO DE SUPERFICIES		m2
SUP. PARCELA		447,49
m2 TECHO		254,88

PLANTA BAJA	
ASEO	3,29
ASEO PISCI	2,25
BAÑO 1	6,84
DEPURADORA PISCI	1,8
DORMITORIO 1	13,66
ESCALERA	7,28

LAVADERO	8,66
MARQUESINA 50%	19,34
SALON-COMEDOR-CO	50,81
VESTIBULO / DIST	15,27
VESTIDOR	7,74
UTIL PL BAJA	136,94
CONSTRUIDA PL BAJA	157,5

JAVIER PEREZ VERA estudiodearquitectura

PLANOS DE ESTADO FINAL DE OBRA DE VIVIENDA UNIFAMILIAR AISLADA Y PISCINA

EF-01

PLANO: ESTADO FINAL DE OBRA PLANTA BAJA

ESCALA: 1/75

PROMOTOR: CARMEN CRISTINA GARCIA VIDAL

EMPLAZAMIENTO: CL MUSICO ENRIQUE ALMIÑANA PARCELA R-C6. ELDA

FECHA: ENERO 2021 modificado 05/05/2021

REFERENCIA: 0200-2021

JAVIER PEREZ & ÓSCAR ROMERO

www.javierperezarquitectura.com

JAVIER PÉREZ VERA (ARQUITECTO)

ÓSCAR ROMERO CARRASCO (COLABORADOR)

CALLE FRANCISCO ALONSO, 57 BAJO ELDA

tlf 661 449 747 jpvarquitecto@gmail.com

tlf 690 144 327 orocarq@outlook.com